

**NOTES**  
① VALVE D'ARRÊT POUR L'ALIMENTATION DU FROD  
INSTALLÉE À 12 PO DU PLANCHER.


CE DOCUMENT NE DOIT PAS ÊTRE UTILISÉ À DES  
FINES DE CONSTRUCTION.  
CE DOCUMENT NE DOIT PAS ÊTRE UTILISÉ À DES  
FINES DE CONSTRUCTION.

Note:  
Avant d'exécuter tout travail, l'Entrepreneur doit  
vérifier les plans et rapporter à l'Ingénieur toute  
anomalie qu'il pourrait constater ainsi que vérifier  
toutes les dimensions et tous les niveaux sur les lieux.

02	2026-01-12	ÉMIS POUR PERMIS	C.M.
01	2026-01-08	ÉMIS POUR COORDINATION	C.M.
No	DATE	ÉMISSIONS/RÉVISIONS	Par



**PLAN D'AMÉNAGEMENT EAU DOMESTIQUE NIVEAU 4 À GAUCHE**  
ÉCHELLE 1/8" = 1'-0"

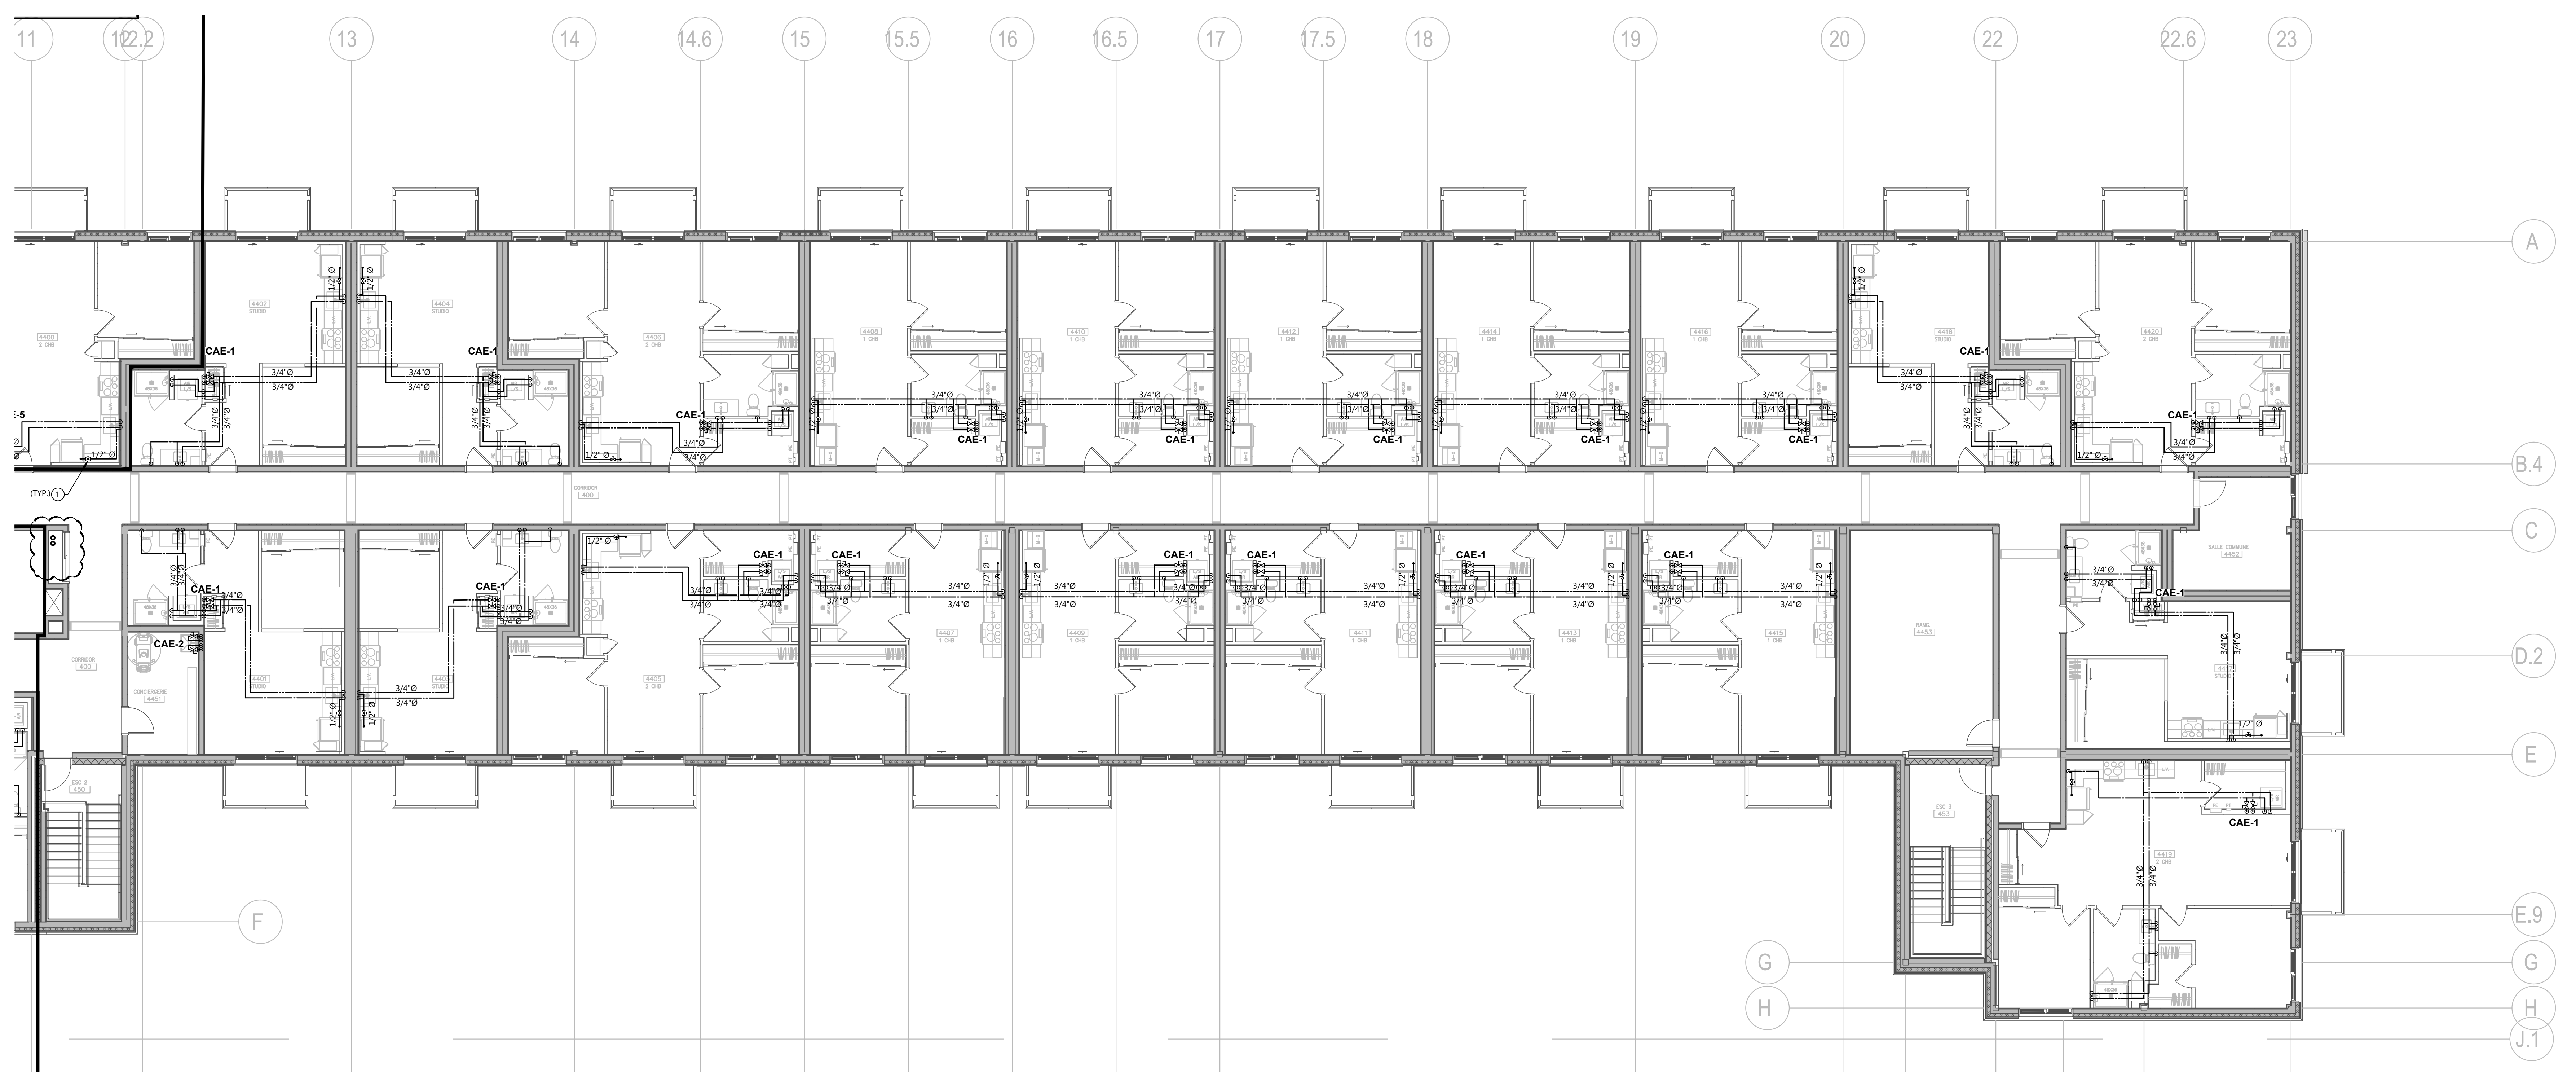

**PLAN D'AMÉNAGEMENT EAU DOMESTIQUE NIVEAU 4 À DROITE**  
ÉCHELLE 1/8" = 1'-0"

Civil

Structure

Architecte

**artesa**  
ARCHITECTES CONCEPTEURS  
T 468-461-1133  
www.artesaconcept.com

Ingénieur Mécanique/Électrique

**CML** | MÉCANIQUE ÉLECTRIQUE ÉTUDE ÉNERGÉTIQUE  
Le Groupe CML Expert-Consultants Inc.  
24 400, rue de la Vallée, St-Hubert, QC J3Y 2K6

Client

**Les Jardins**  
St-Hubert

Projet

**150 LOGEMENTS JARDINS DE LA YAMASKA St-Hubert, Qc**

PLOMBERIE

Dessin

**PLAN D'AMÉNAGEMENT NIVEAU 4 EAU DOMESTIQUE**

Scala

Desinateur(trice) S. ESSAKHI  
Desinateur(trice) G. VARGAS  
Technicien(ne) F. B. MORISSETTE  
Ingénieur C. MORISSETTE  
Projet 25845  
No. DAO 25845\_P07.DWG

Echelle INDIQUÉE  
Date OCTOBRE 2025

Dessin P-07