


**PLAN D'AMÉNAGEMENT DRAINAGE : NIVEAU 1 PARTIE GAUCHE**  
ÉCHELLE : 1/8" = 1'-0"

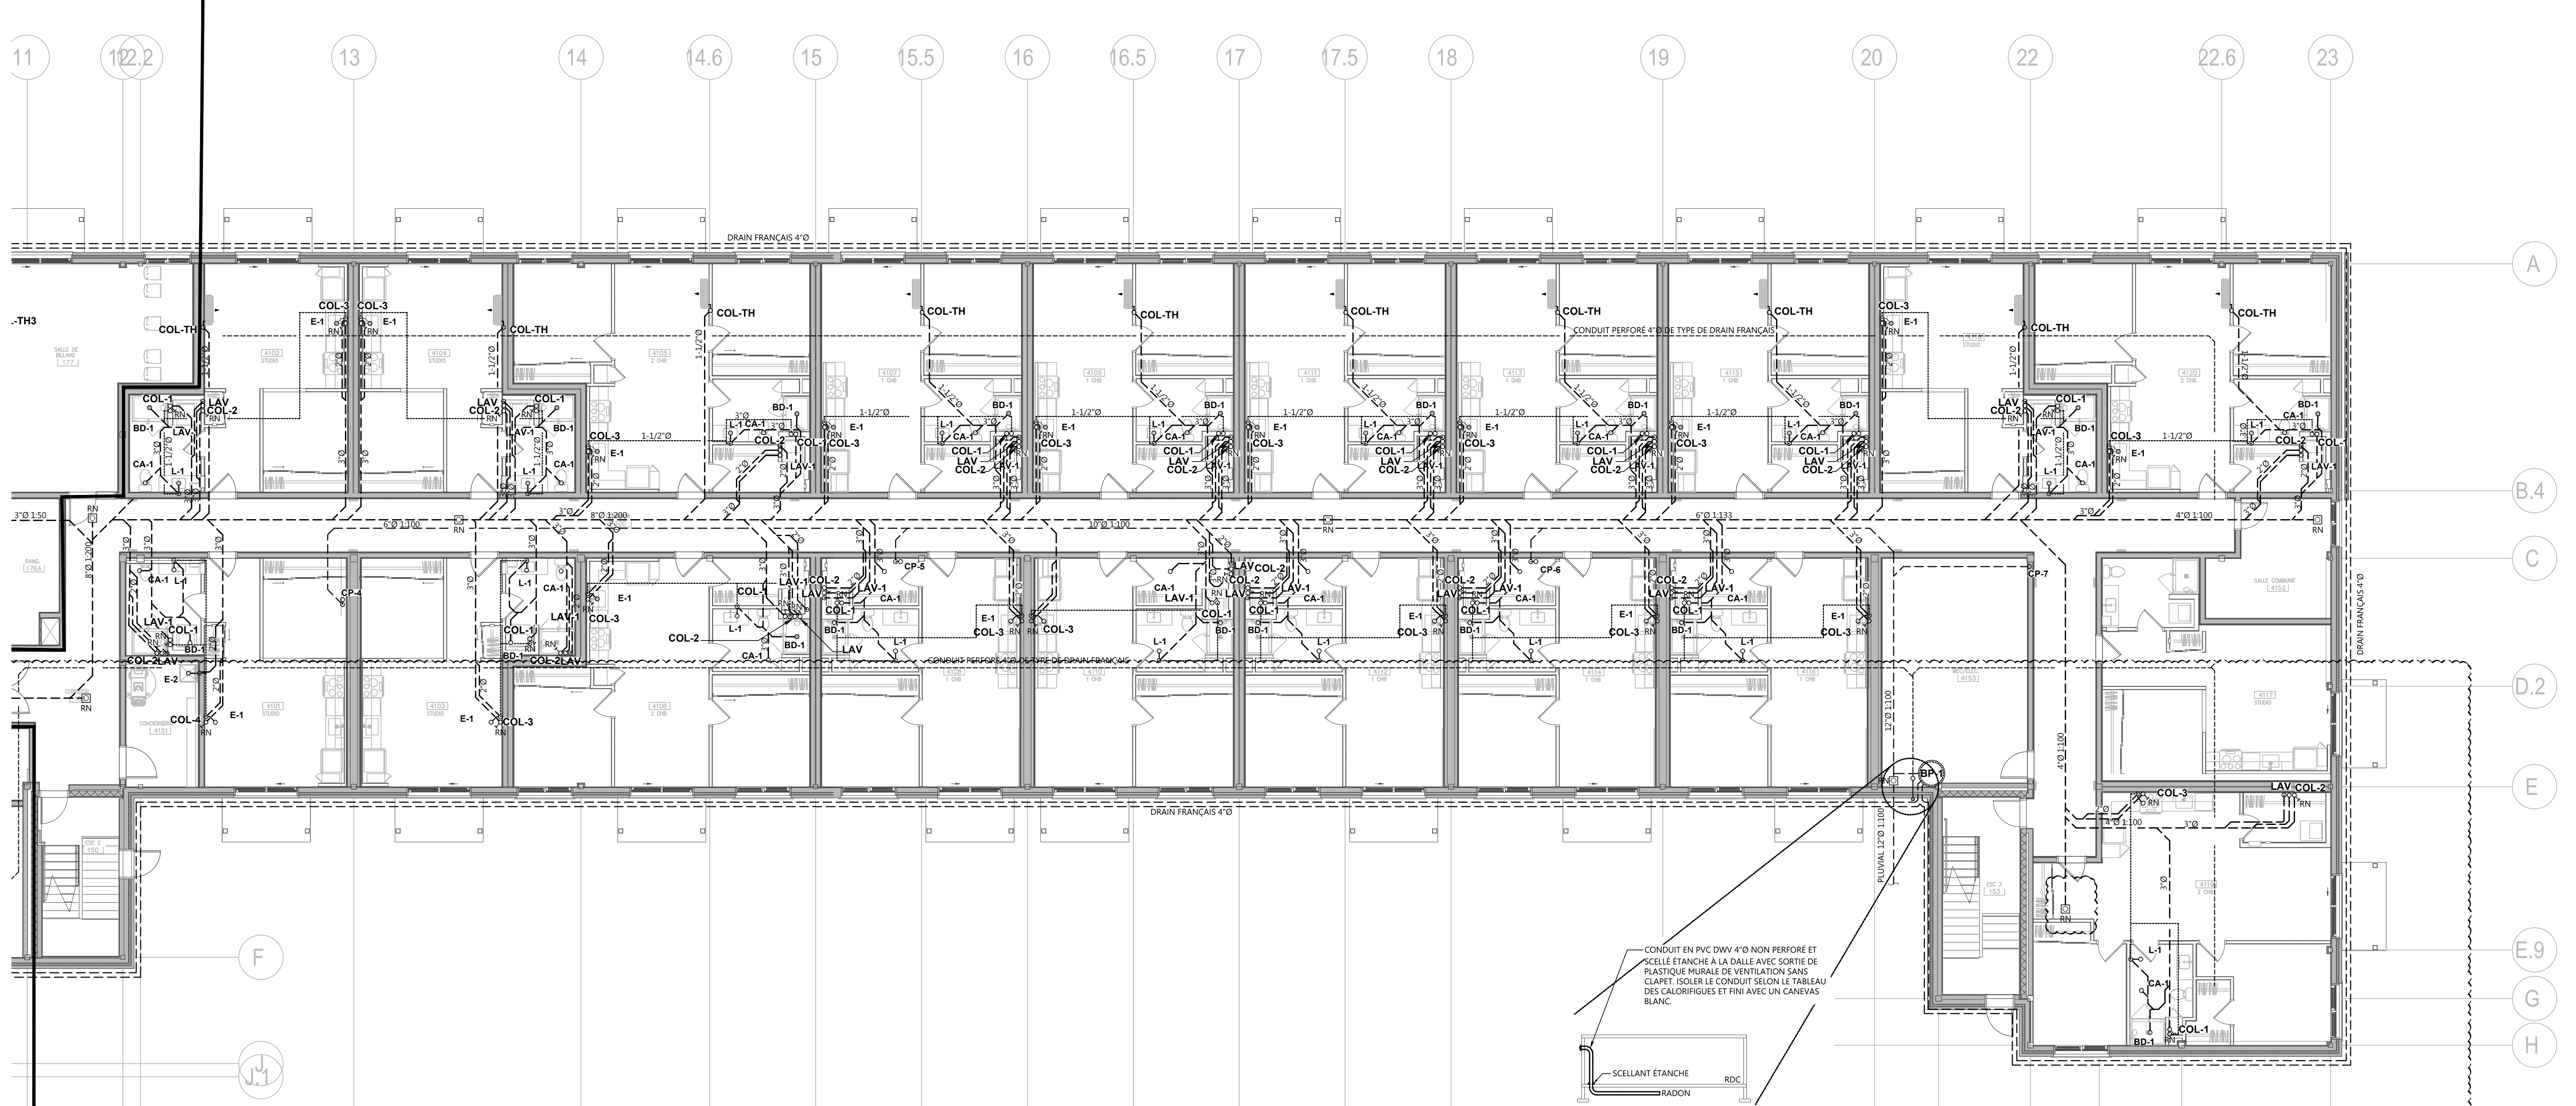

**PLAN D'AMÉNAGEMENT DRAINAGE : NIVEAU 1 PARTIE DROITE**  
ÉCHELLE : 1/8" = 1'-0"

DES DOCUMENTS NE DOIVENT PAS ÊTRE UTILISÉS À DES FINS DE CONSTRUCTION  
DES DOCUMENTS NE DOIVENT PAS ÊTRE UTILISÉS À DES FINS DE CONSTRUCTION

Note:  
Avant d'exécuter tout travail, l'entrepreneur doit vérifier les plans et rapporter à l'ingénieur toute anomalie qu'il pourrait constater ainsi que vérifier toutes les dimensions et tous les niveaux sur les lieux.

DL	2026-01-12	ÉMIS POUR PERMIS	C.M.
No	DATE	ÉMISSIONS/REVISIONS	Par

Civil

Structure

Architecte  
**artesa**  
ARCHITECTES CONCEPTEURS  
www.artesaconcept.com

Ingénieur Mécanique/Électrique  
**CMU** MÉCANIQUE ÉLECTRIQUE - TRUVE INGENIERIE  
Le Groupe CMU Experts-Consultants Inc.  
1400 St-Jacques, Montréal, QC H3A 2K4  
514-392-2888, Tél. 416-220-2887  
info@cmu.ca

Client  
**Les Jardins**  
Projet  
**150 LOGEMENTS JARDINS DE LA YAMASKA**  
St-Hyacinthe, Qc

**PLOMBERIE**  
Dessin  
PLAN D'AMÉNAGEMENT NIVEAU 1 DRAINAGE

Dessinateur(trice)	---	Échelle	INDIQUÉE
Dessinateur(trice)	G. VARGAS	Date	OCTOBRE 2025
Technicien(ne)	F. B. MORISSETTE	Projet	25845
Ingénieur	C. MORISSETTE	No. DAD	25845_P08.DWG
Projet	25845	Dessin	P-08